





QGFL- 02 QUADRO GERAL DE FORÇA E LUZ

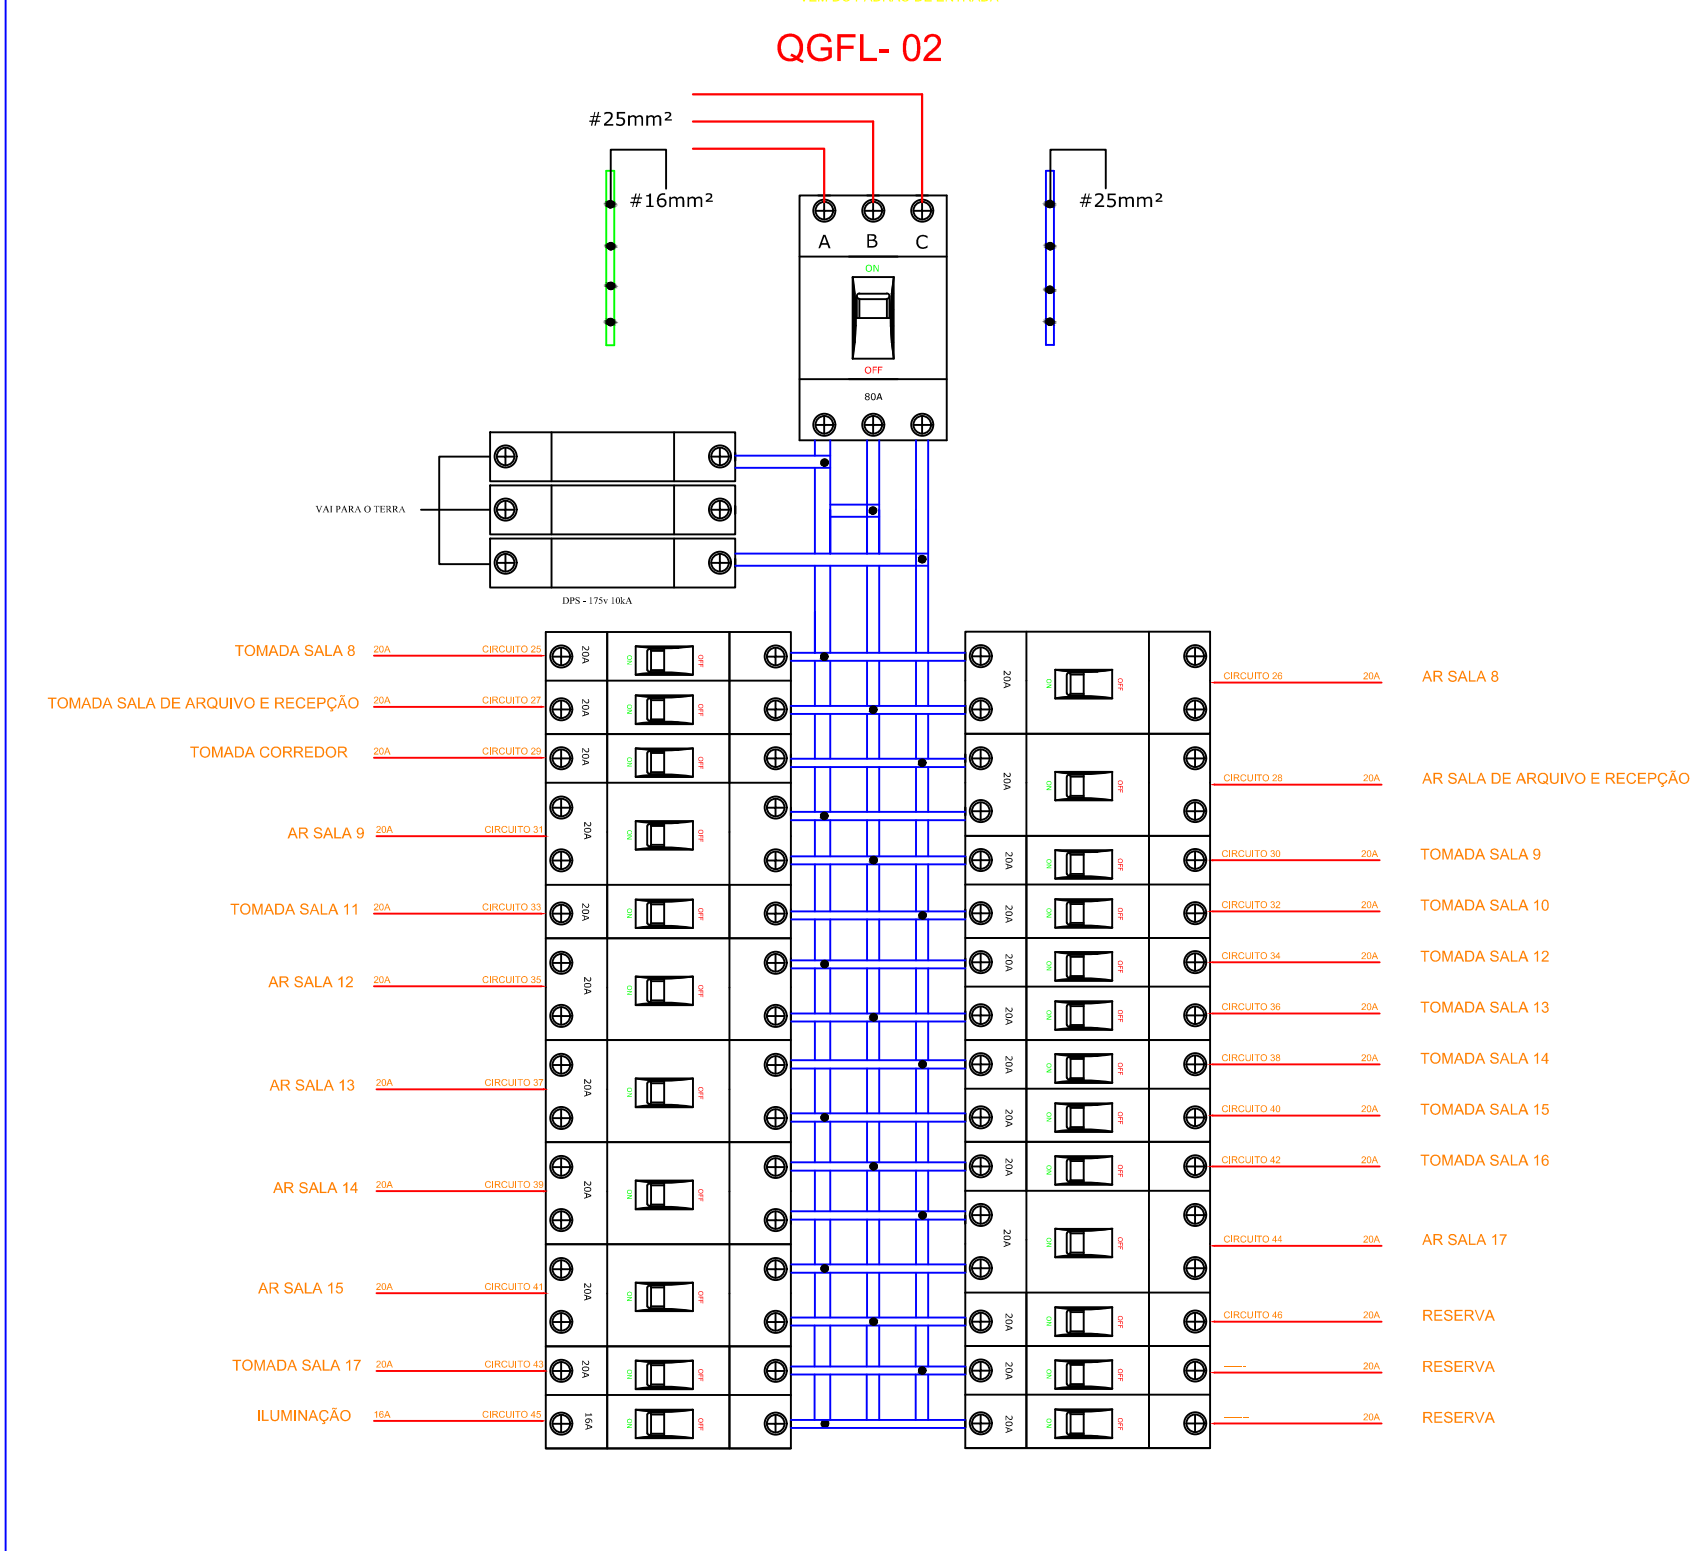


QGFL- 01 QUADRO GERAL DE FORÇA E LUZ

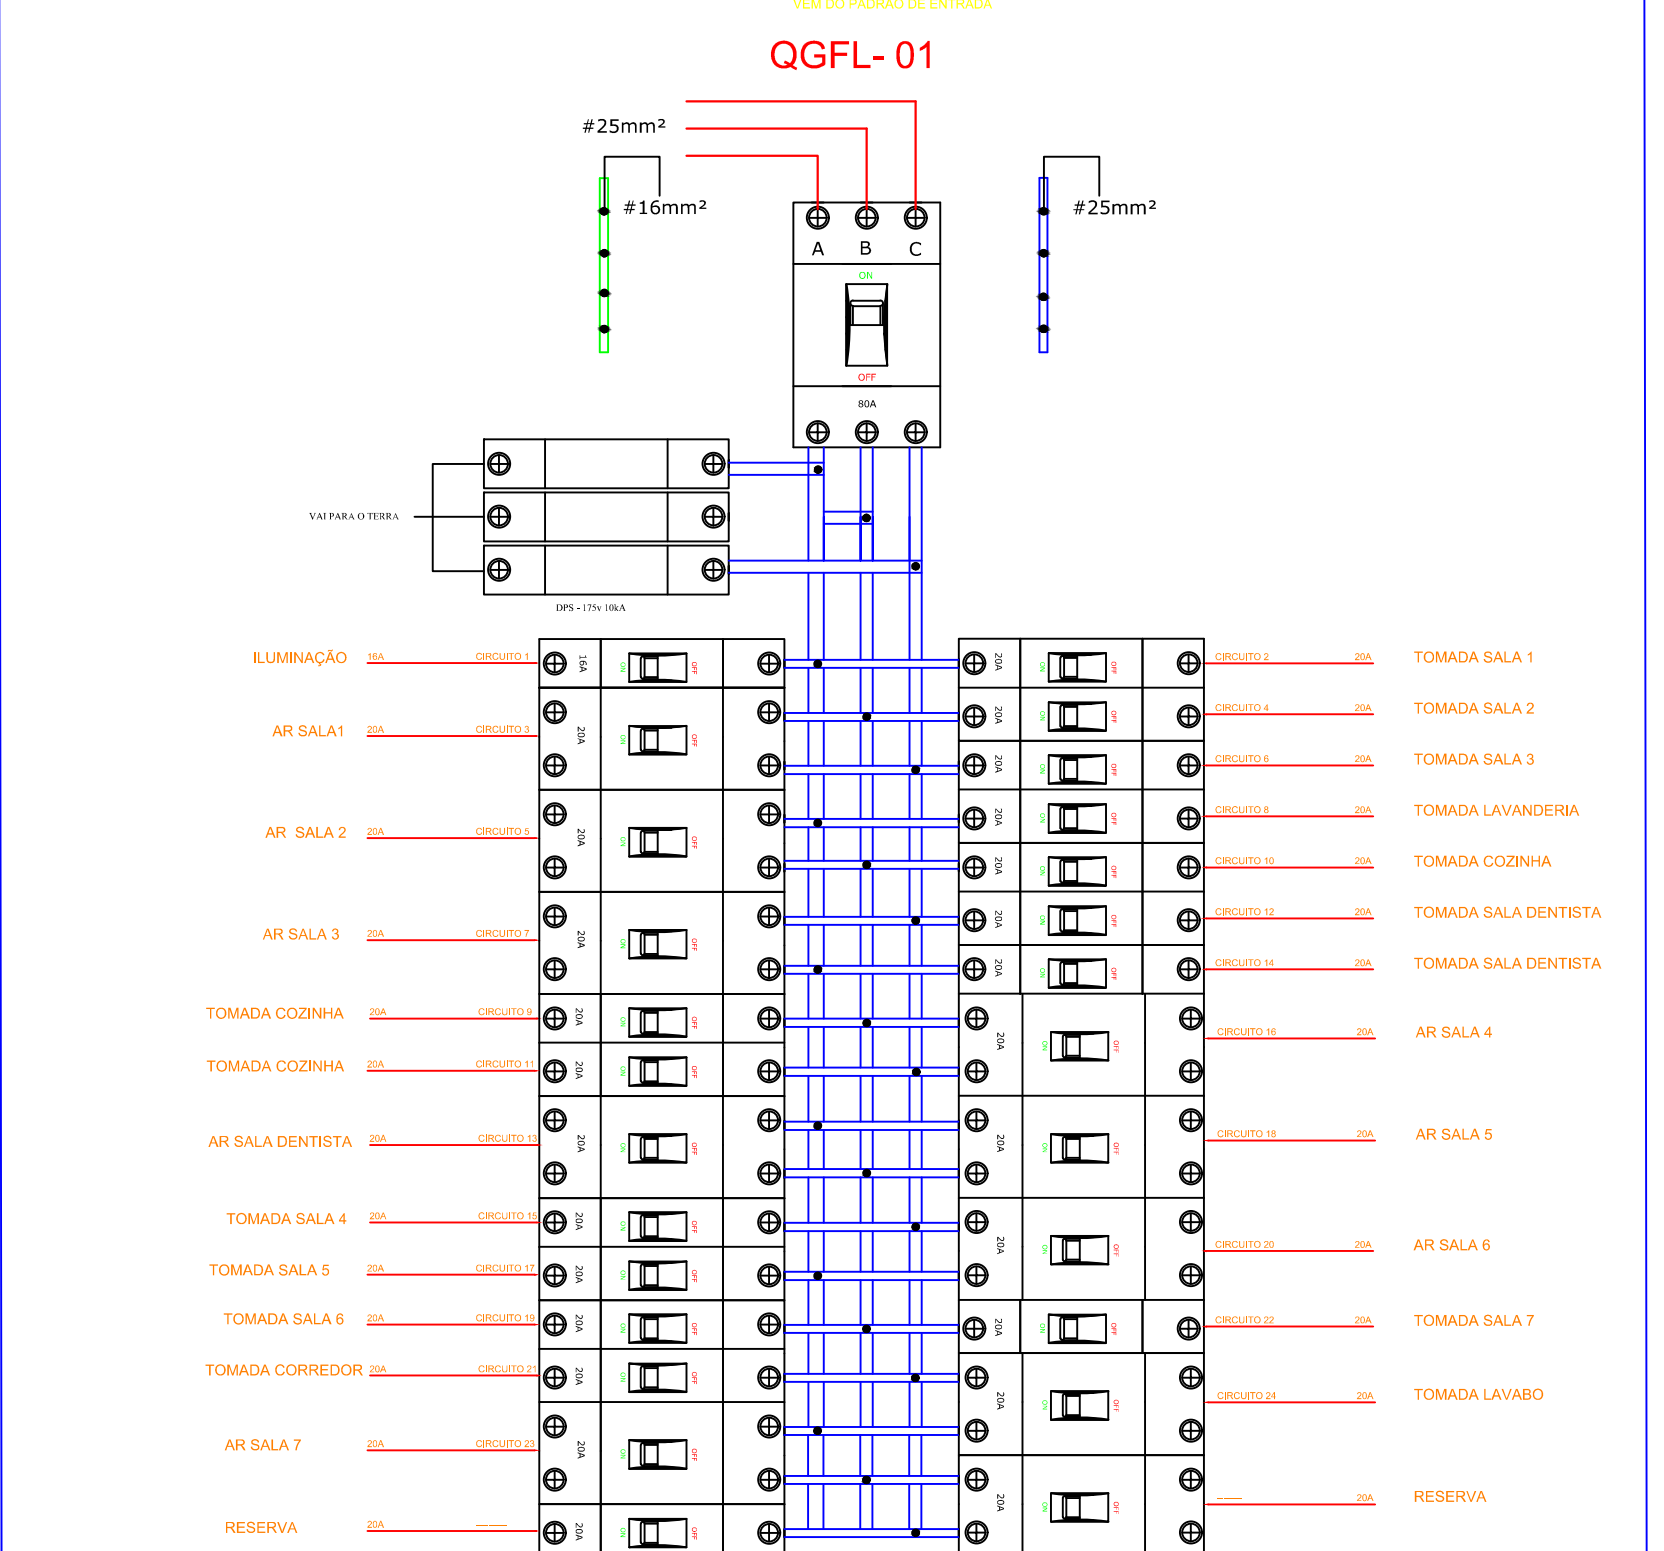

- ☒ TOMADA EXISTENTE EXTERNA DE TELEFONE, NO CHÃO
- ☒ TOMADA DE CHÃO, EXISTENTE
- ⊖ DIMMER - INTENSIDADE DE LUZ, À INSTALAR
- ⊖ DIMMER - INTENSIDADE DE LUZ, EXISTENTE
- ⊕ TOMADA BAIXA, À INSTALAR
- ⊕ TOMADA BAIXA, EXISTENTE
- ⊕ TOMADA MÉDIA, À INSTALAR
- ⊕ TOMADA MÉDIA, EXISTENTE
- ⊕ TOMADA ALTA, À INSTALAR
- ⊕ TOMADA ALTA, EXISTENTE
- ⊕ TOMADA DE REDE, À INSTALAR
- ⊖ TOMADA DE TELEFONE, À INSTALAR
- ⊖ TOMADA DE TELEFONE, EXISTENTE
- ⊖ INTERRUPTOR 1 TECLA, EXISTENTE
- ⊖ INTERRUPTOR 1 TECLA, À INSTALAR
- ⊖ INTERRUPTOR PARALELO, À INSTALAR
- ⊖ INTERRUPTOR 2 TECLAS, EXISTENTE
- ⊖ INTERRUPTOR 2 TECLAS, À INSTALAR
- ⊖ INTERRUPTOR 3 TECLAS, EXISTENTE
- ⊖ INTERRUPTOR 3 TECLAS, À INSTALAR

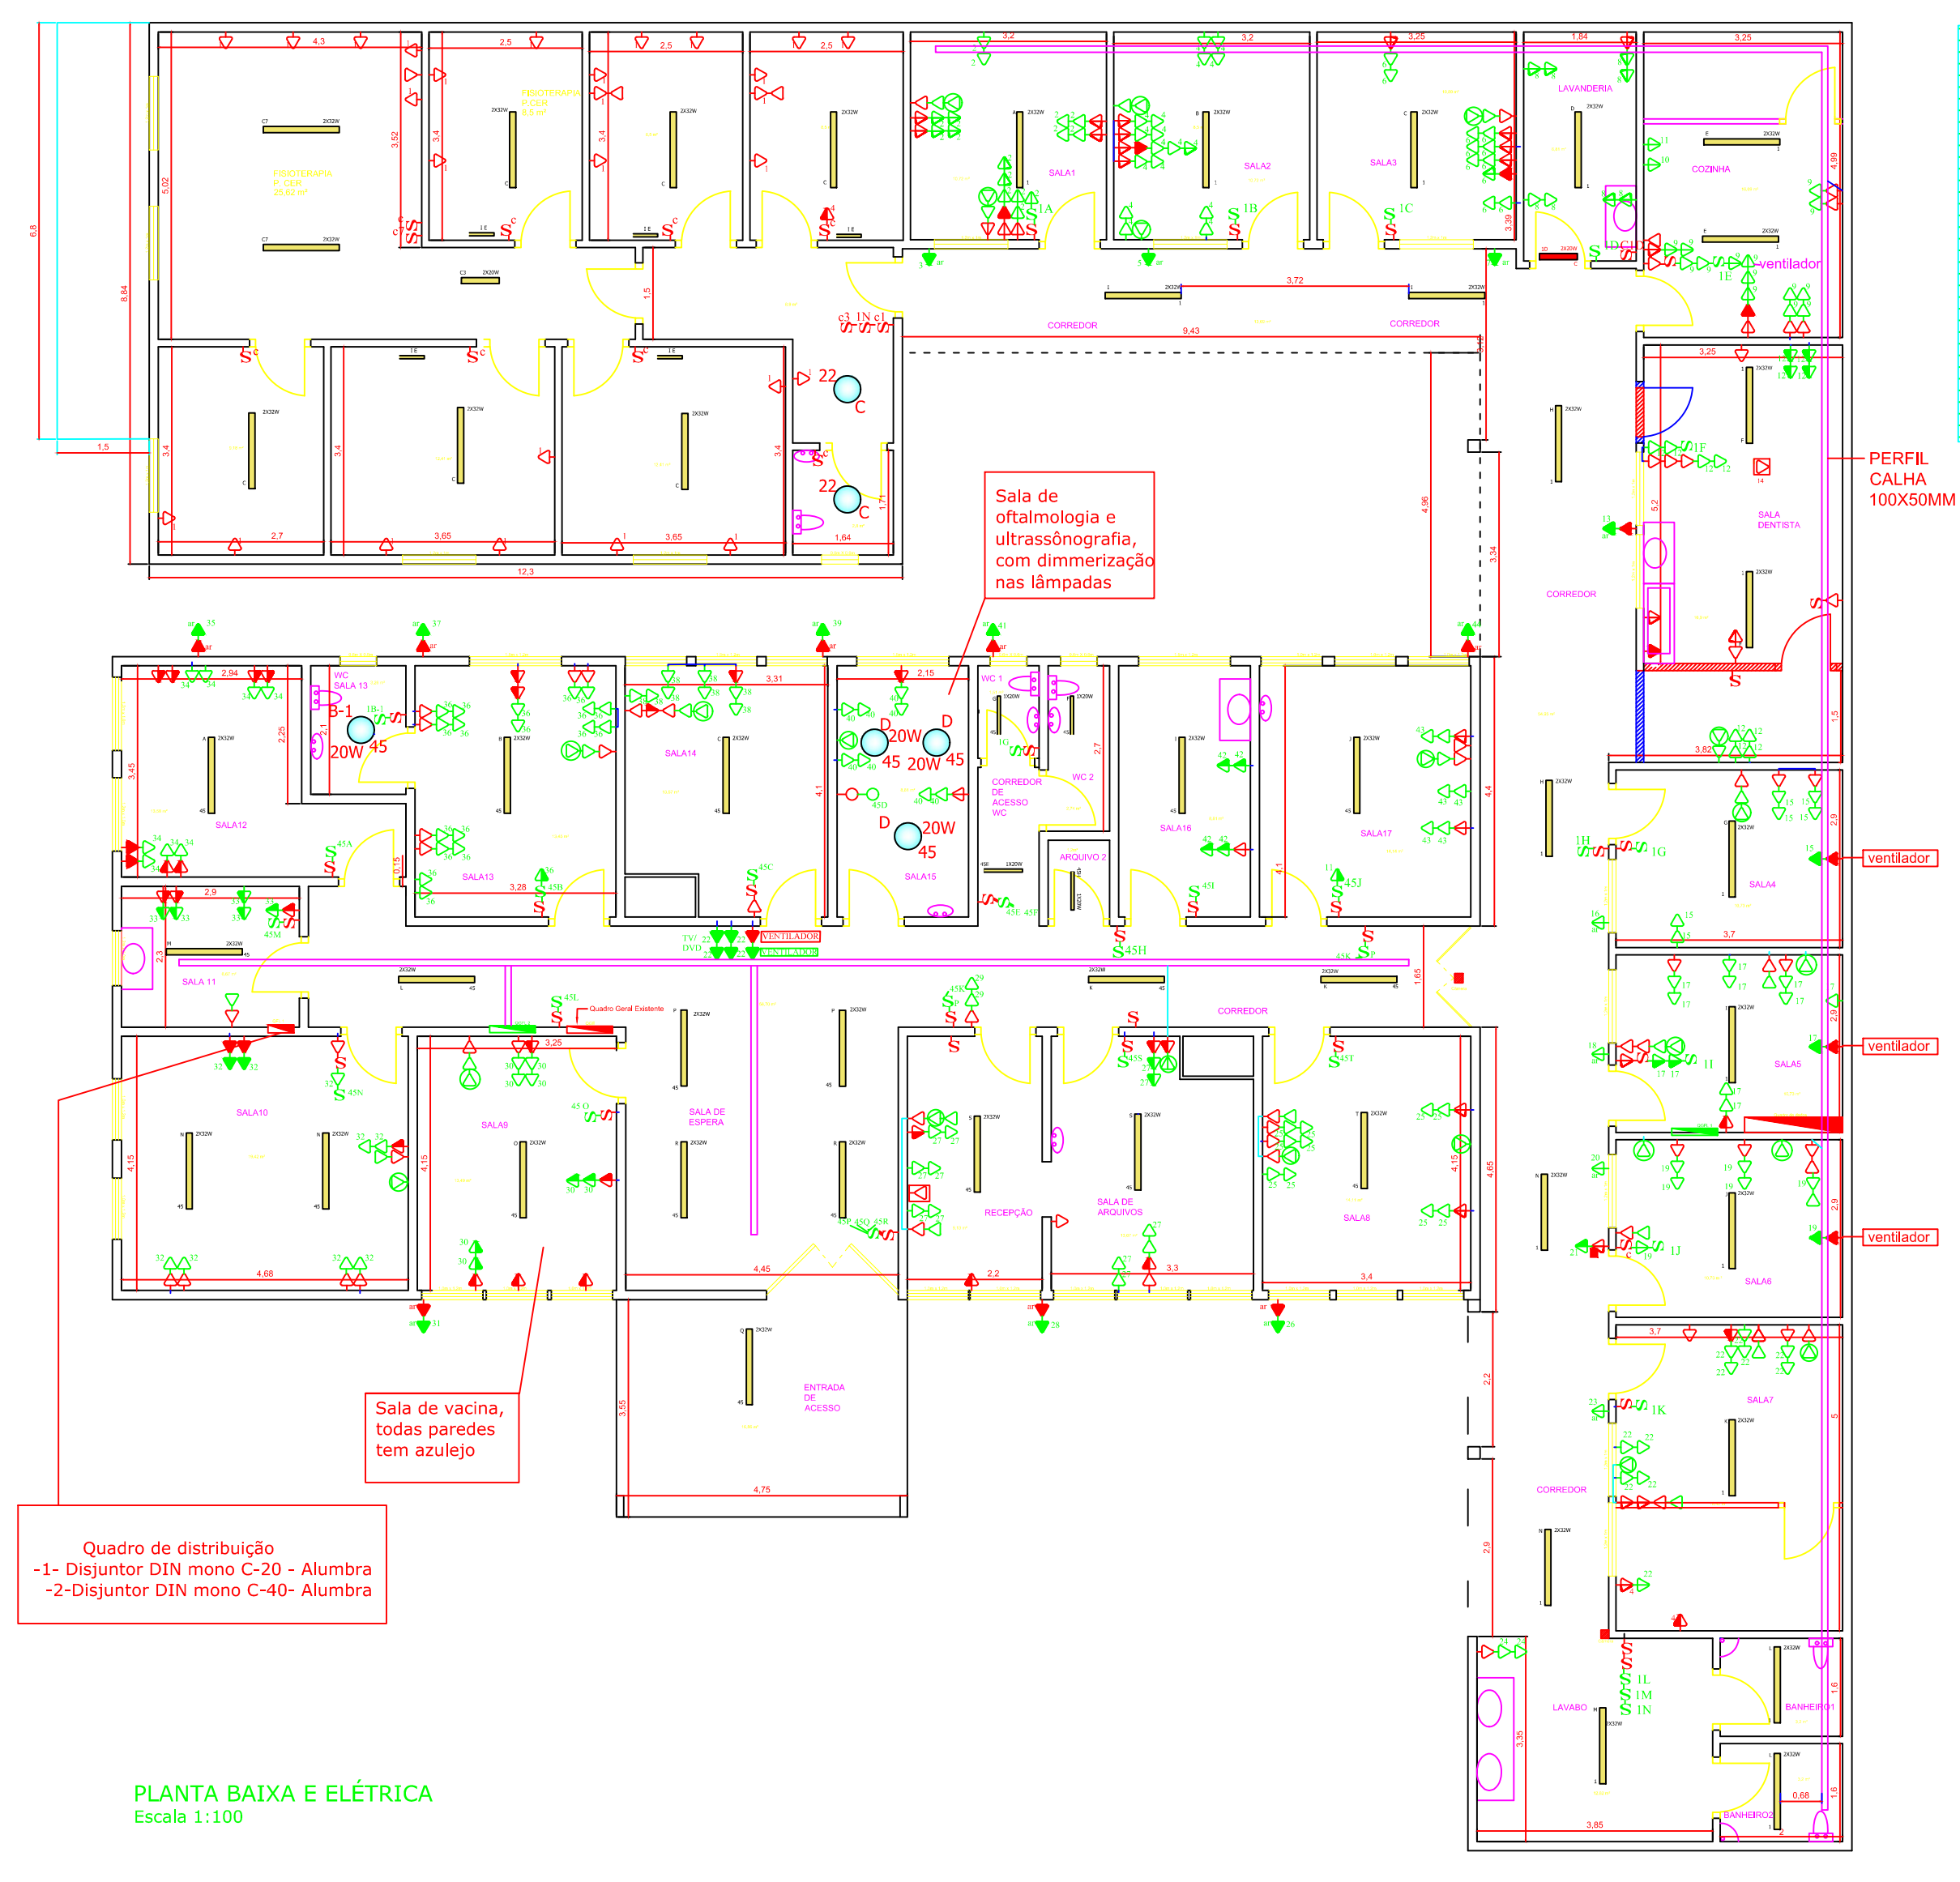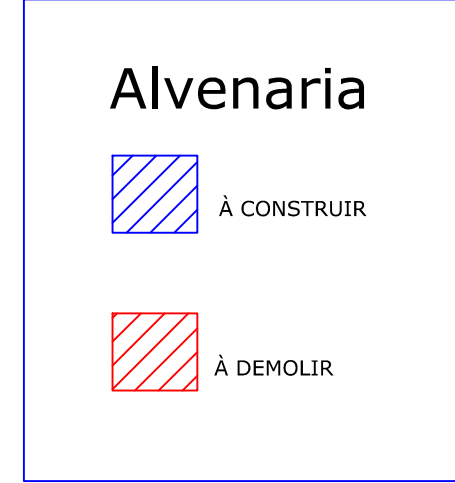

PLANTA BAIXA E ELÉTRICA
Escala 1:100

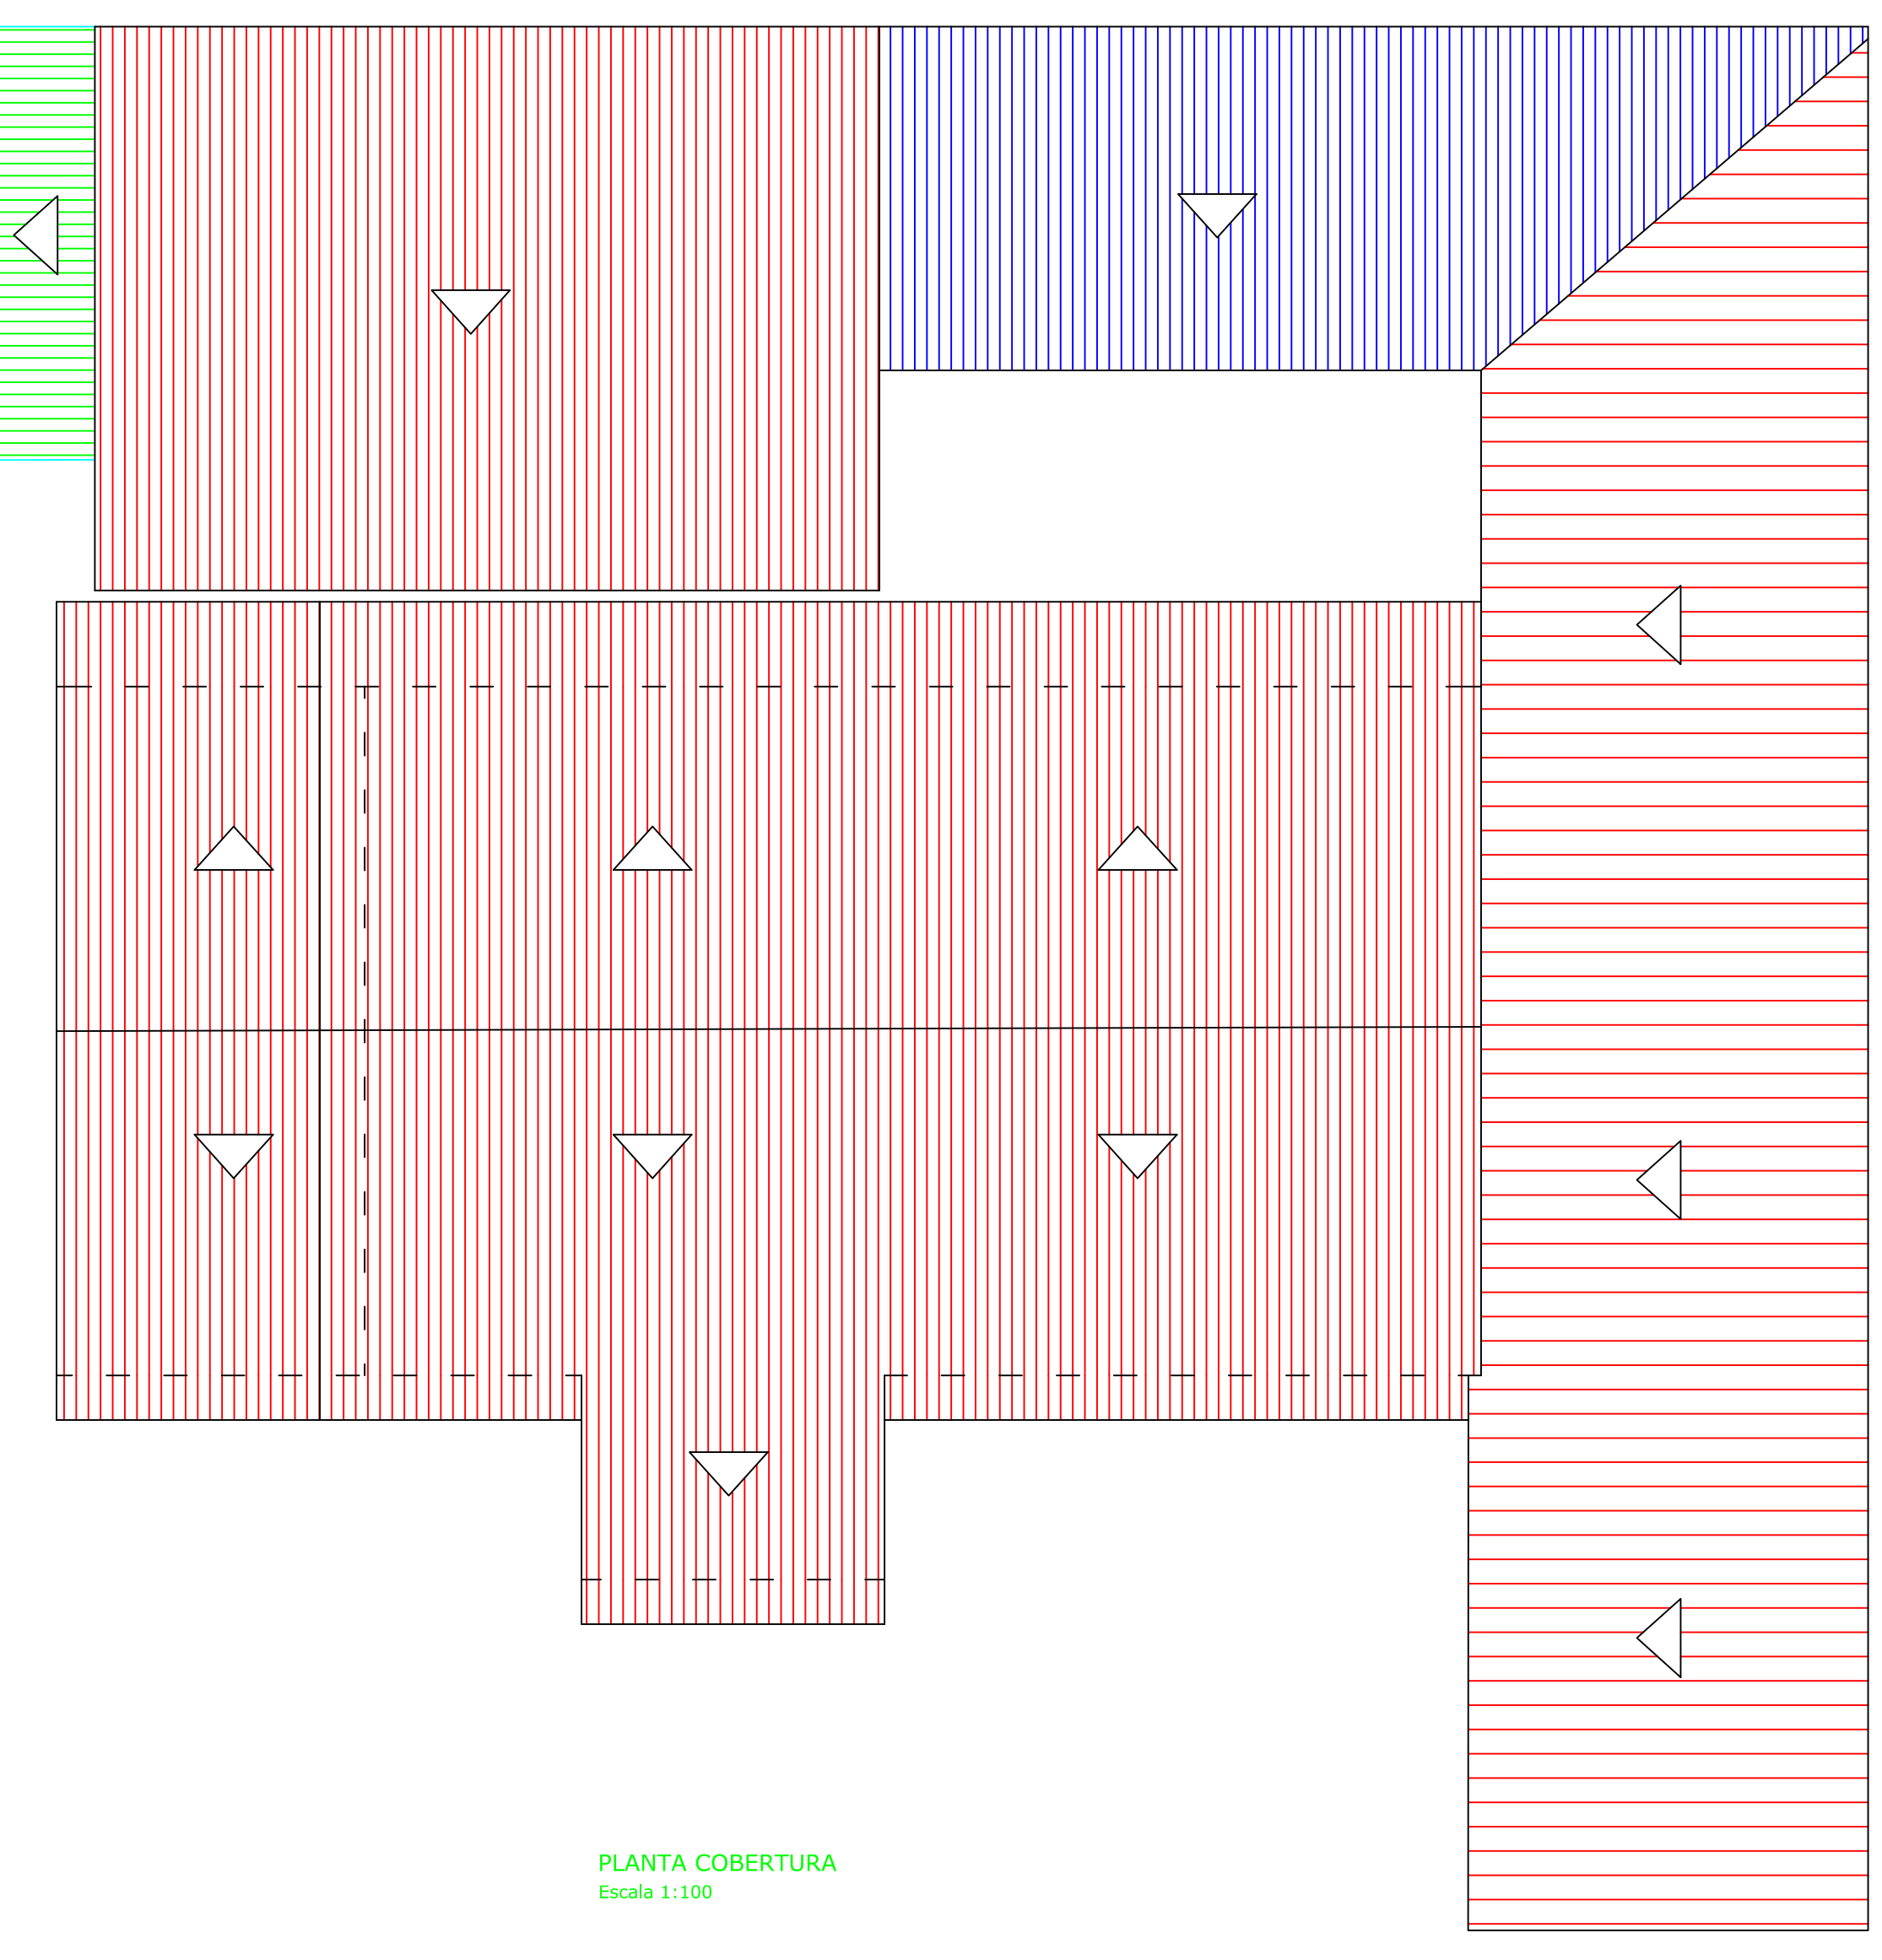

PLANTA COBERTURA
Escala 1:100

APROVAÇÃO:		DESCRÇÃO ÁREA CONSTRUÍDA:	
 <small>RUA JOÃO FLORIANO MARTINS, 41 POND. PAZ, (14) 3382-2821 CNPJ: 08890-000-740244-08 E-mail: saga.construcoes@gmail.com</small>		<small>DATA: 04/12/2018 ESC.: INDICADA SUSP. PROJ.: PAULO ROBERTO LUCARELLI PROJETISTA: JOSEMAR CTSAR GABRIEL</small>	
PROP.: PREFEITURA MUNICIPAL DE TAGUAI	OBRA: REFORMA DO CENTRO DE SAUDE DE TAGUAI	DESCRÇÃO:	- PLANTA BAIXA; - COBERTURA; - ELÉTRICA;
END.: RUA JOÃO FLORIANO MARTINS, 215 - CENTRO	CIDADE: TAGUAI-SP	FRANCA:	01/01
PAULO ROBERTO LUCARELLI Engenheiro Civil CREA-SP 60050/0-0			